



1#卫生间详图 1:50

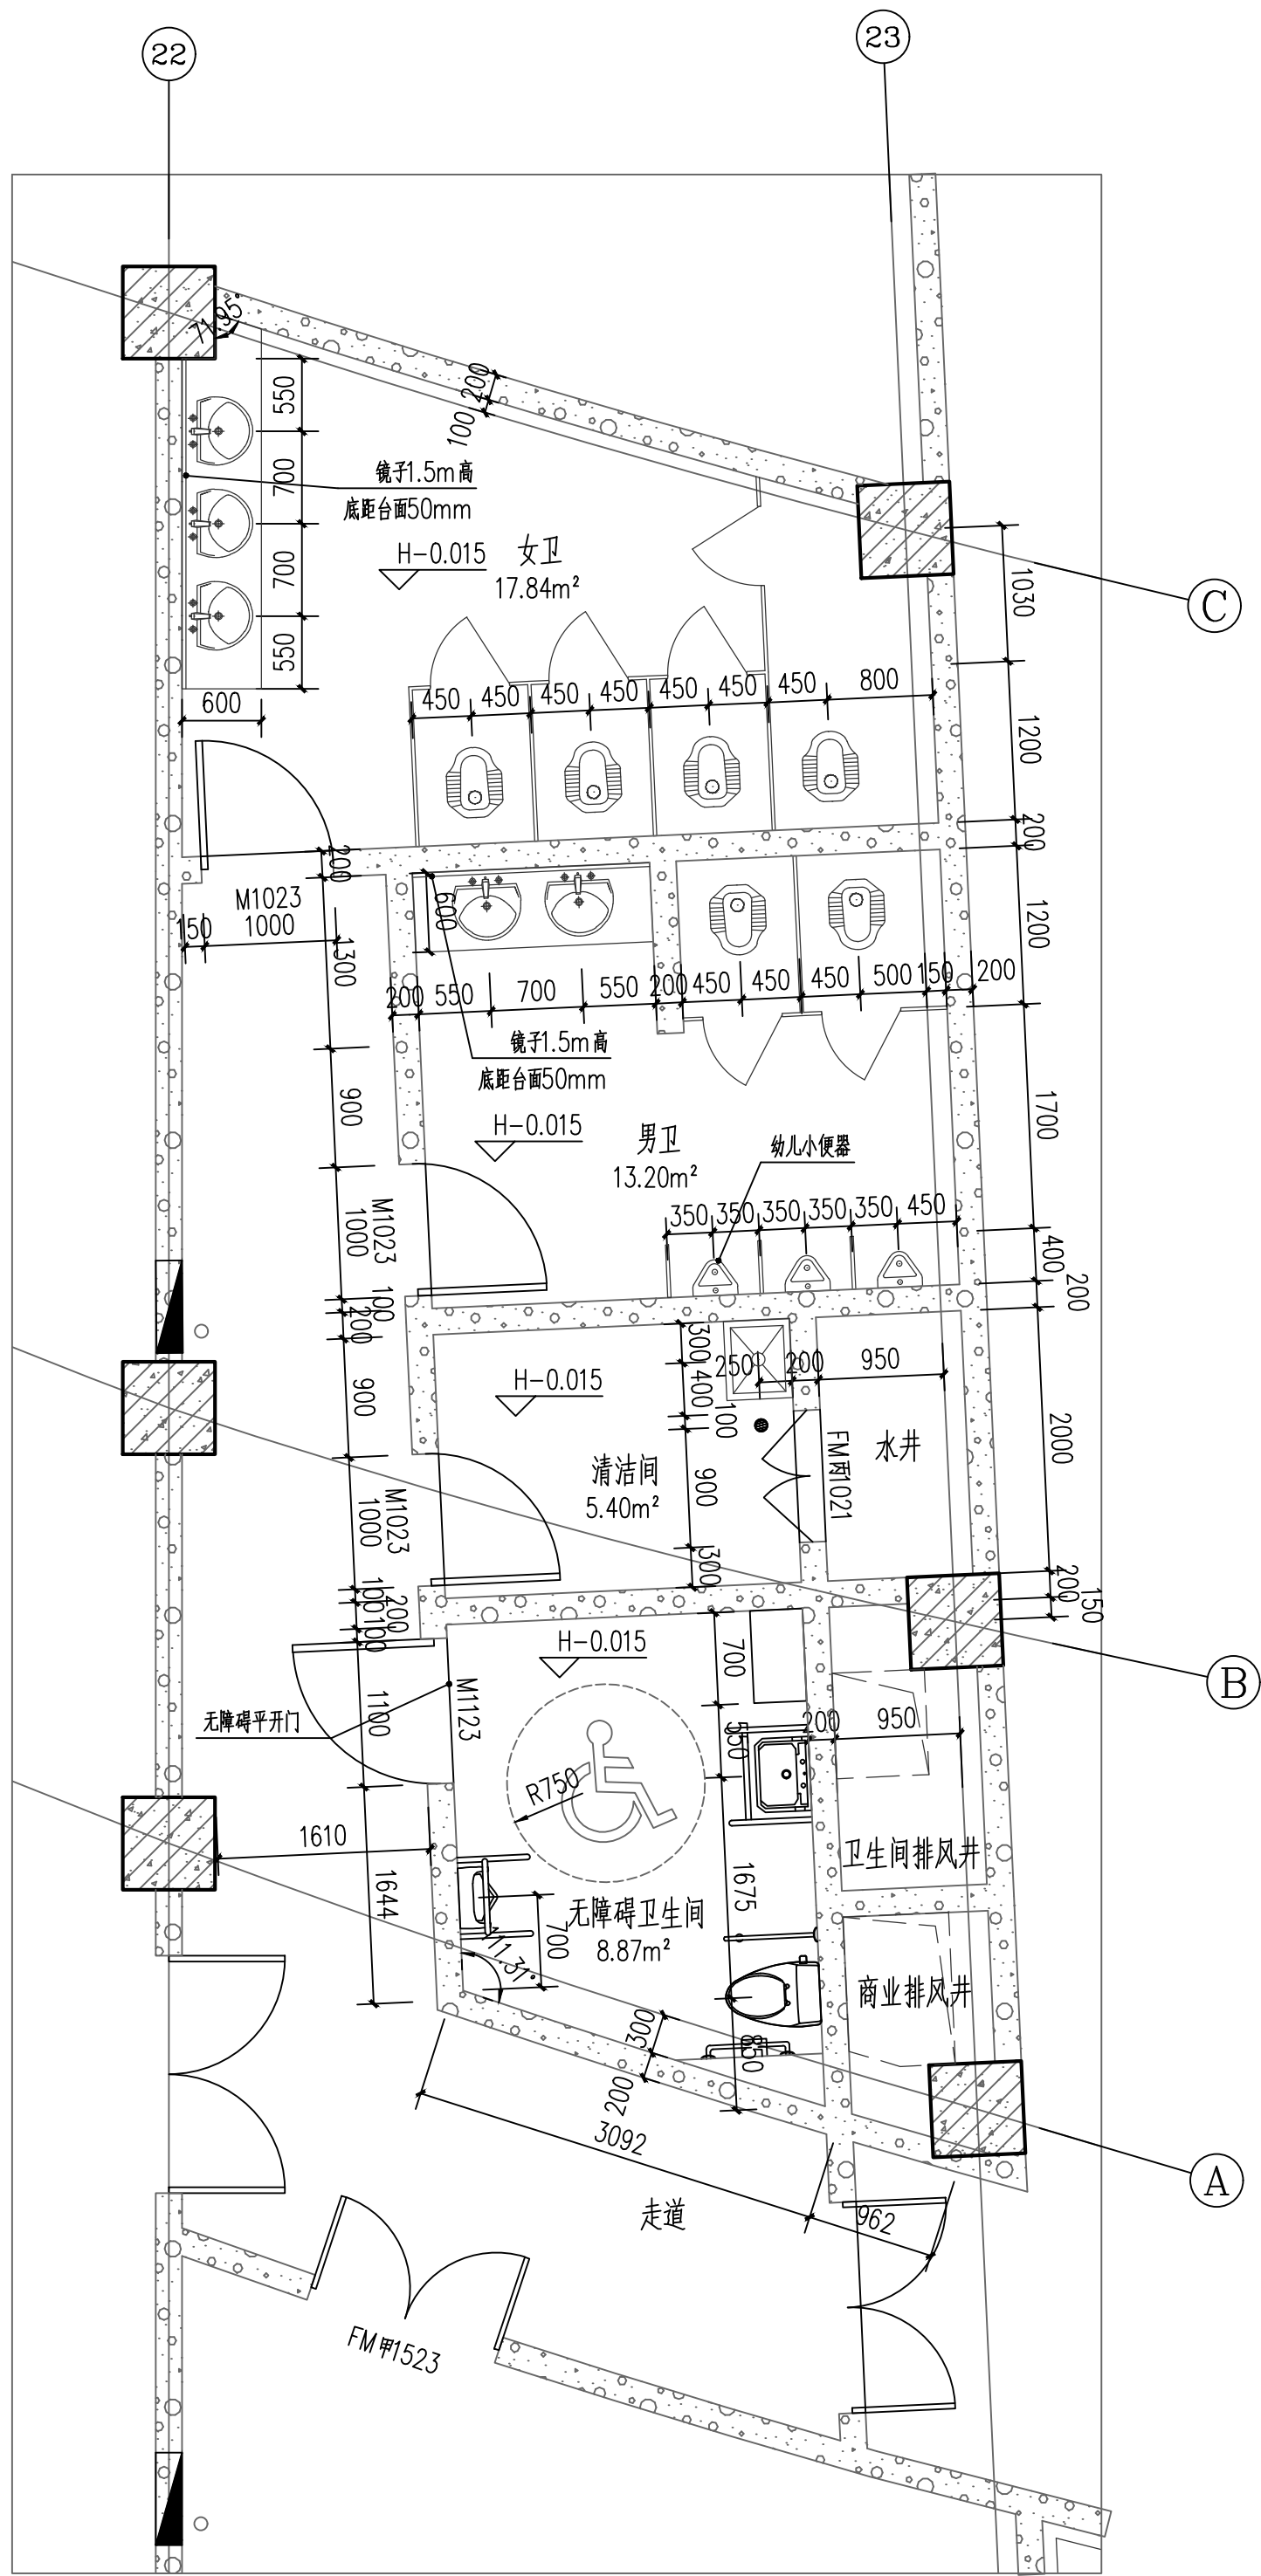


2#卫生间详图 1:50


2#卫生间与6#卫生间内部布置相同

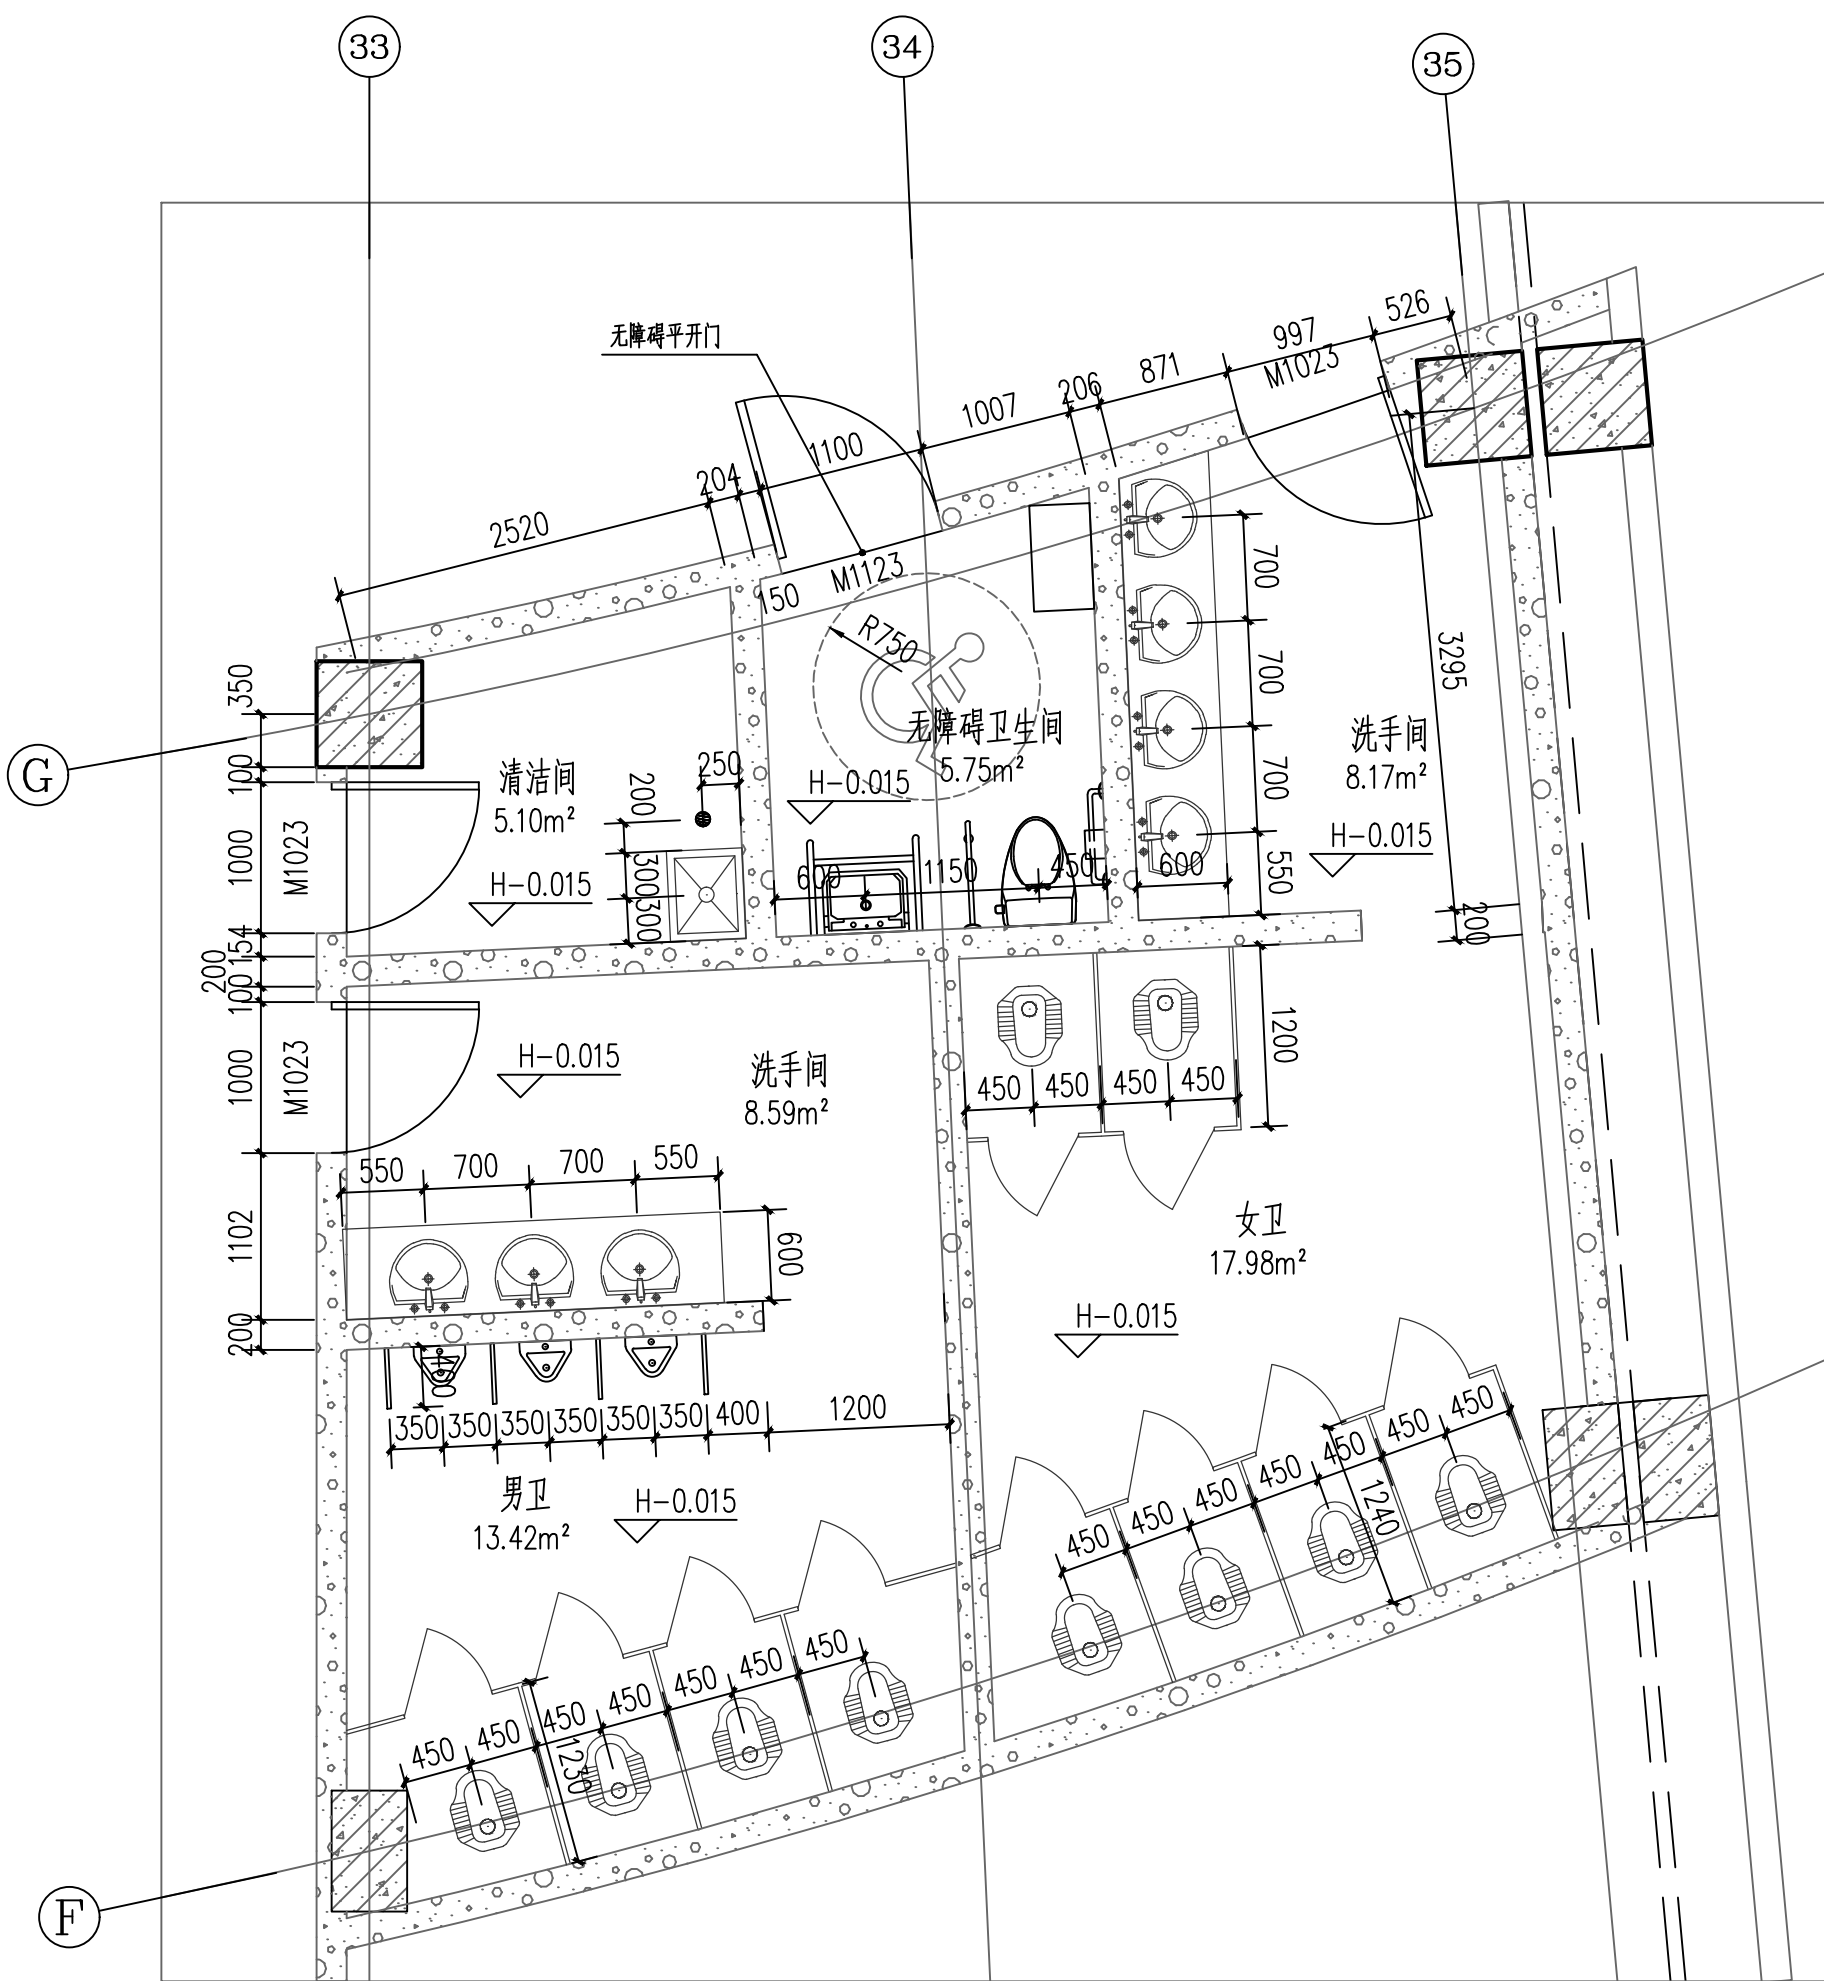


3#卫生间详图 1:50

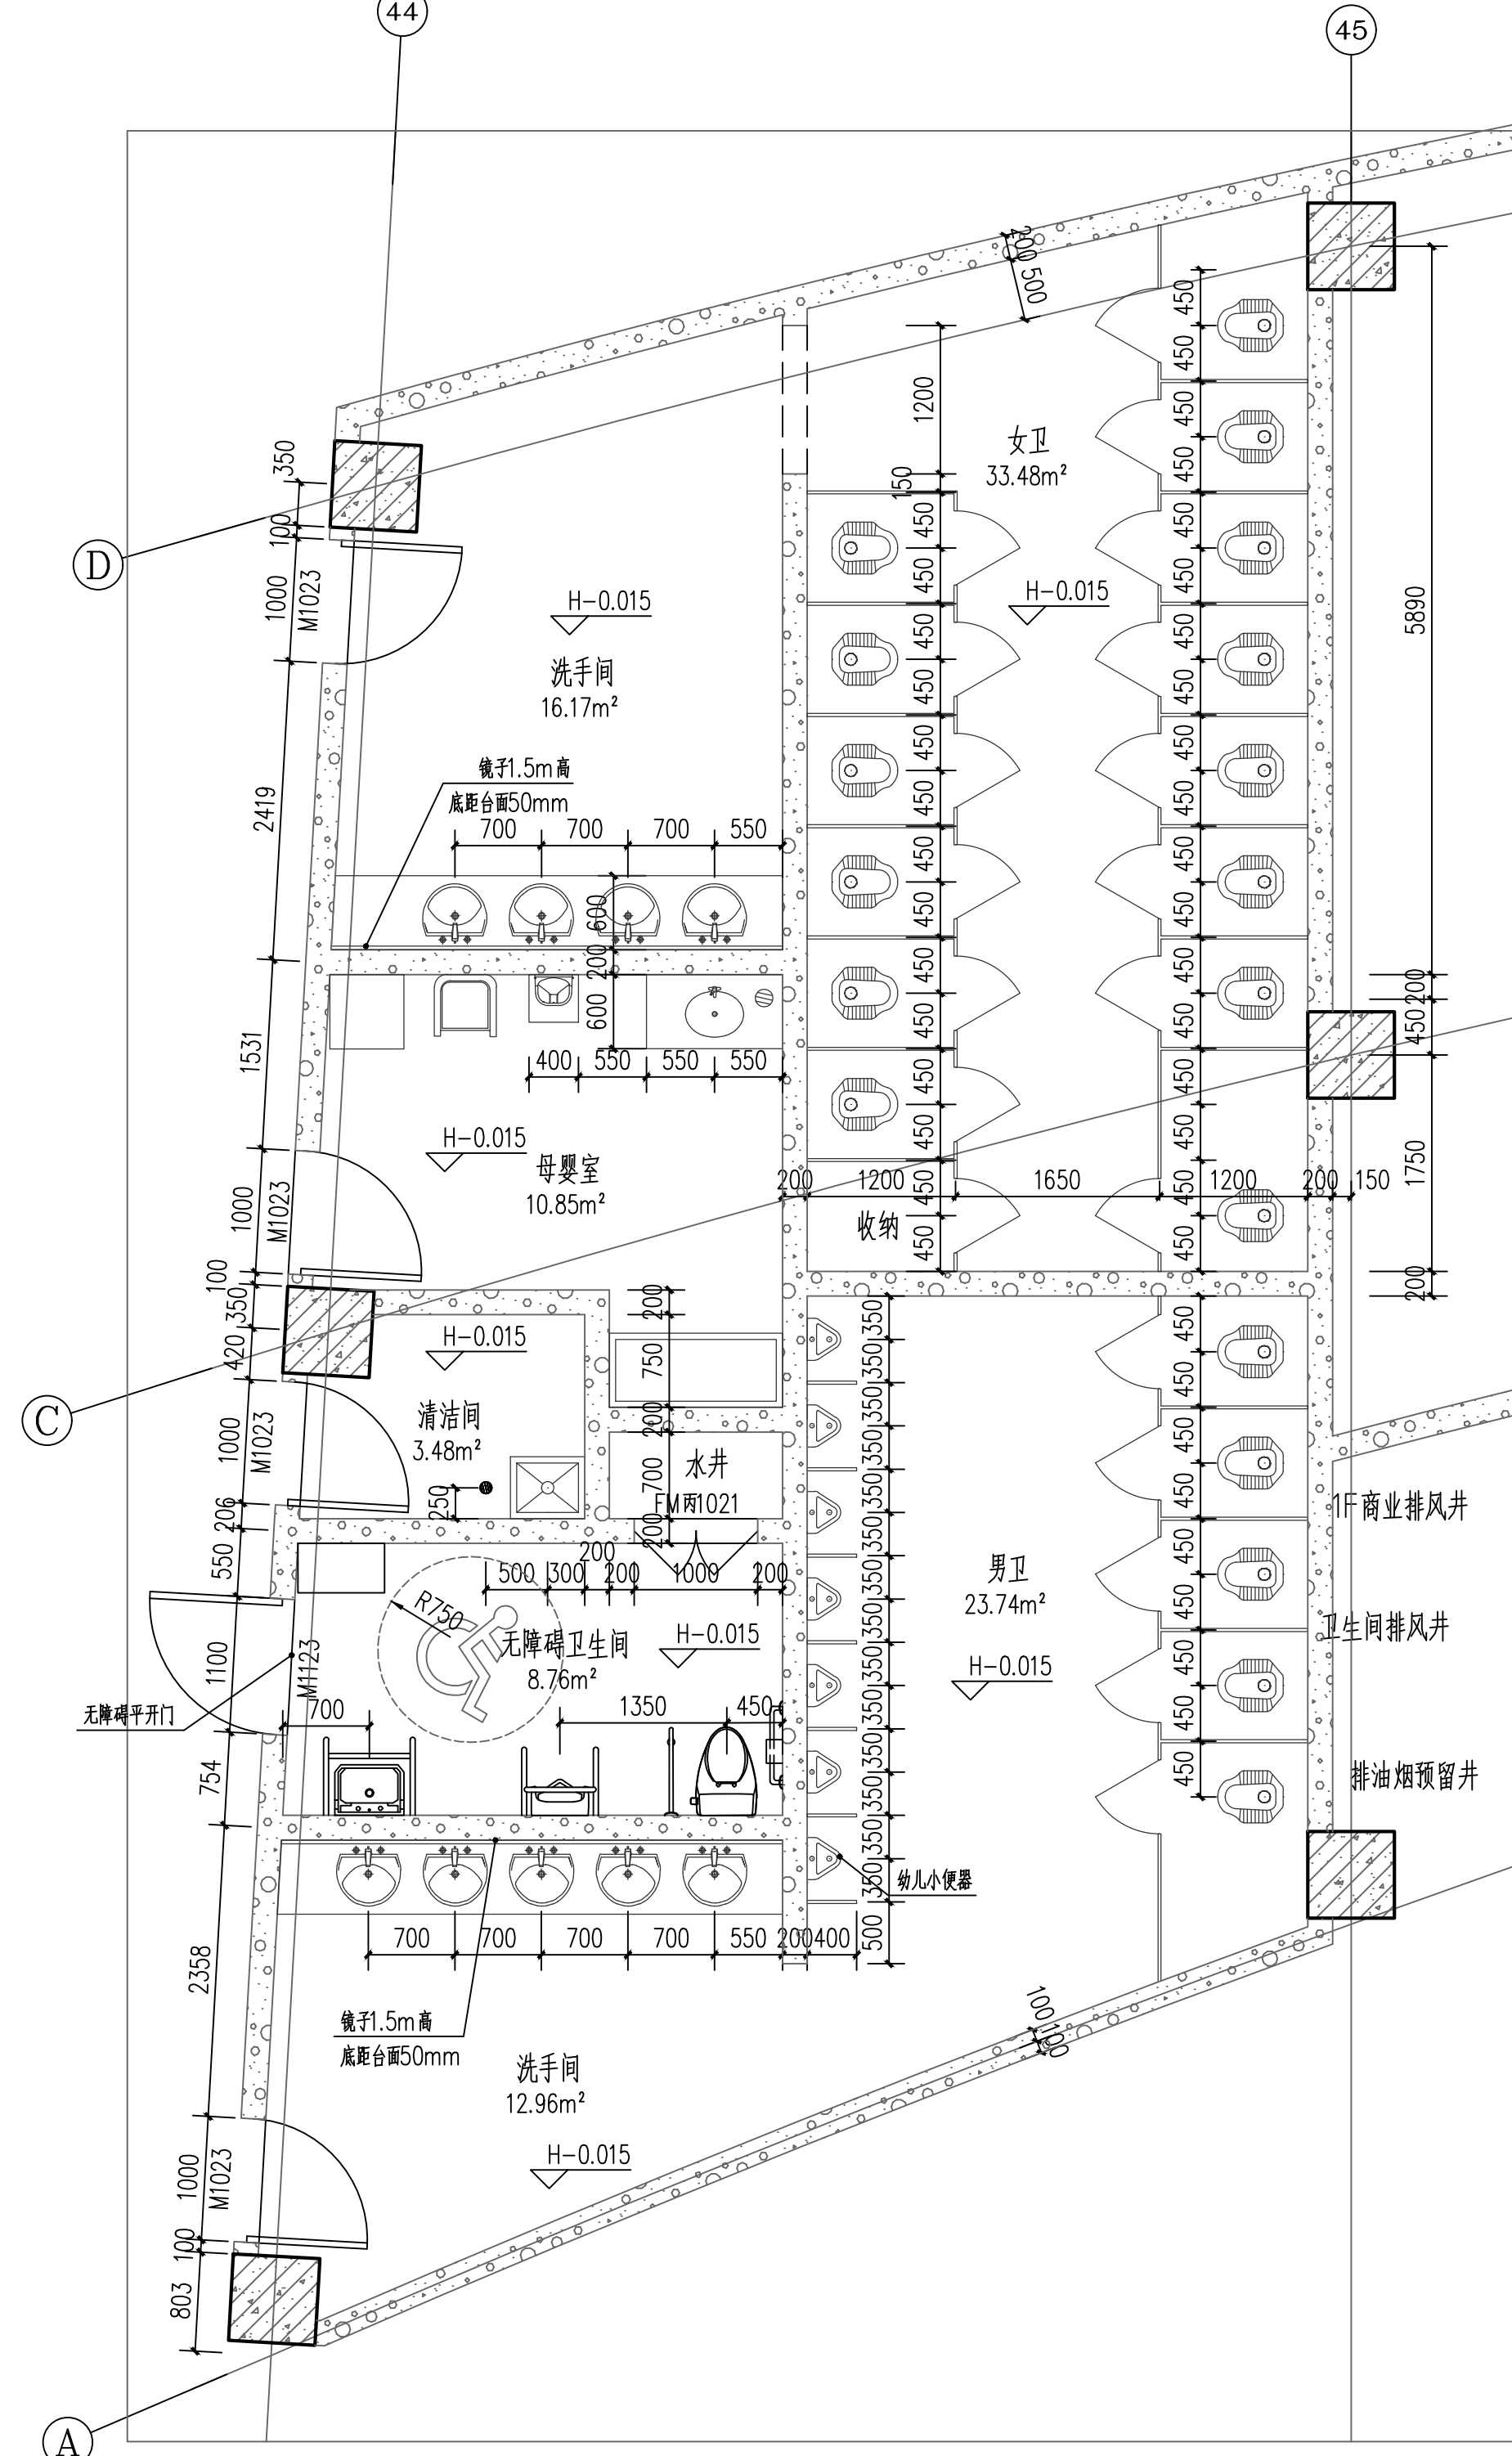

4#卫生间详图 1:50

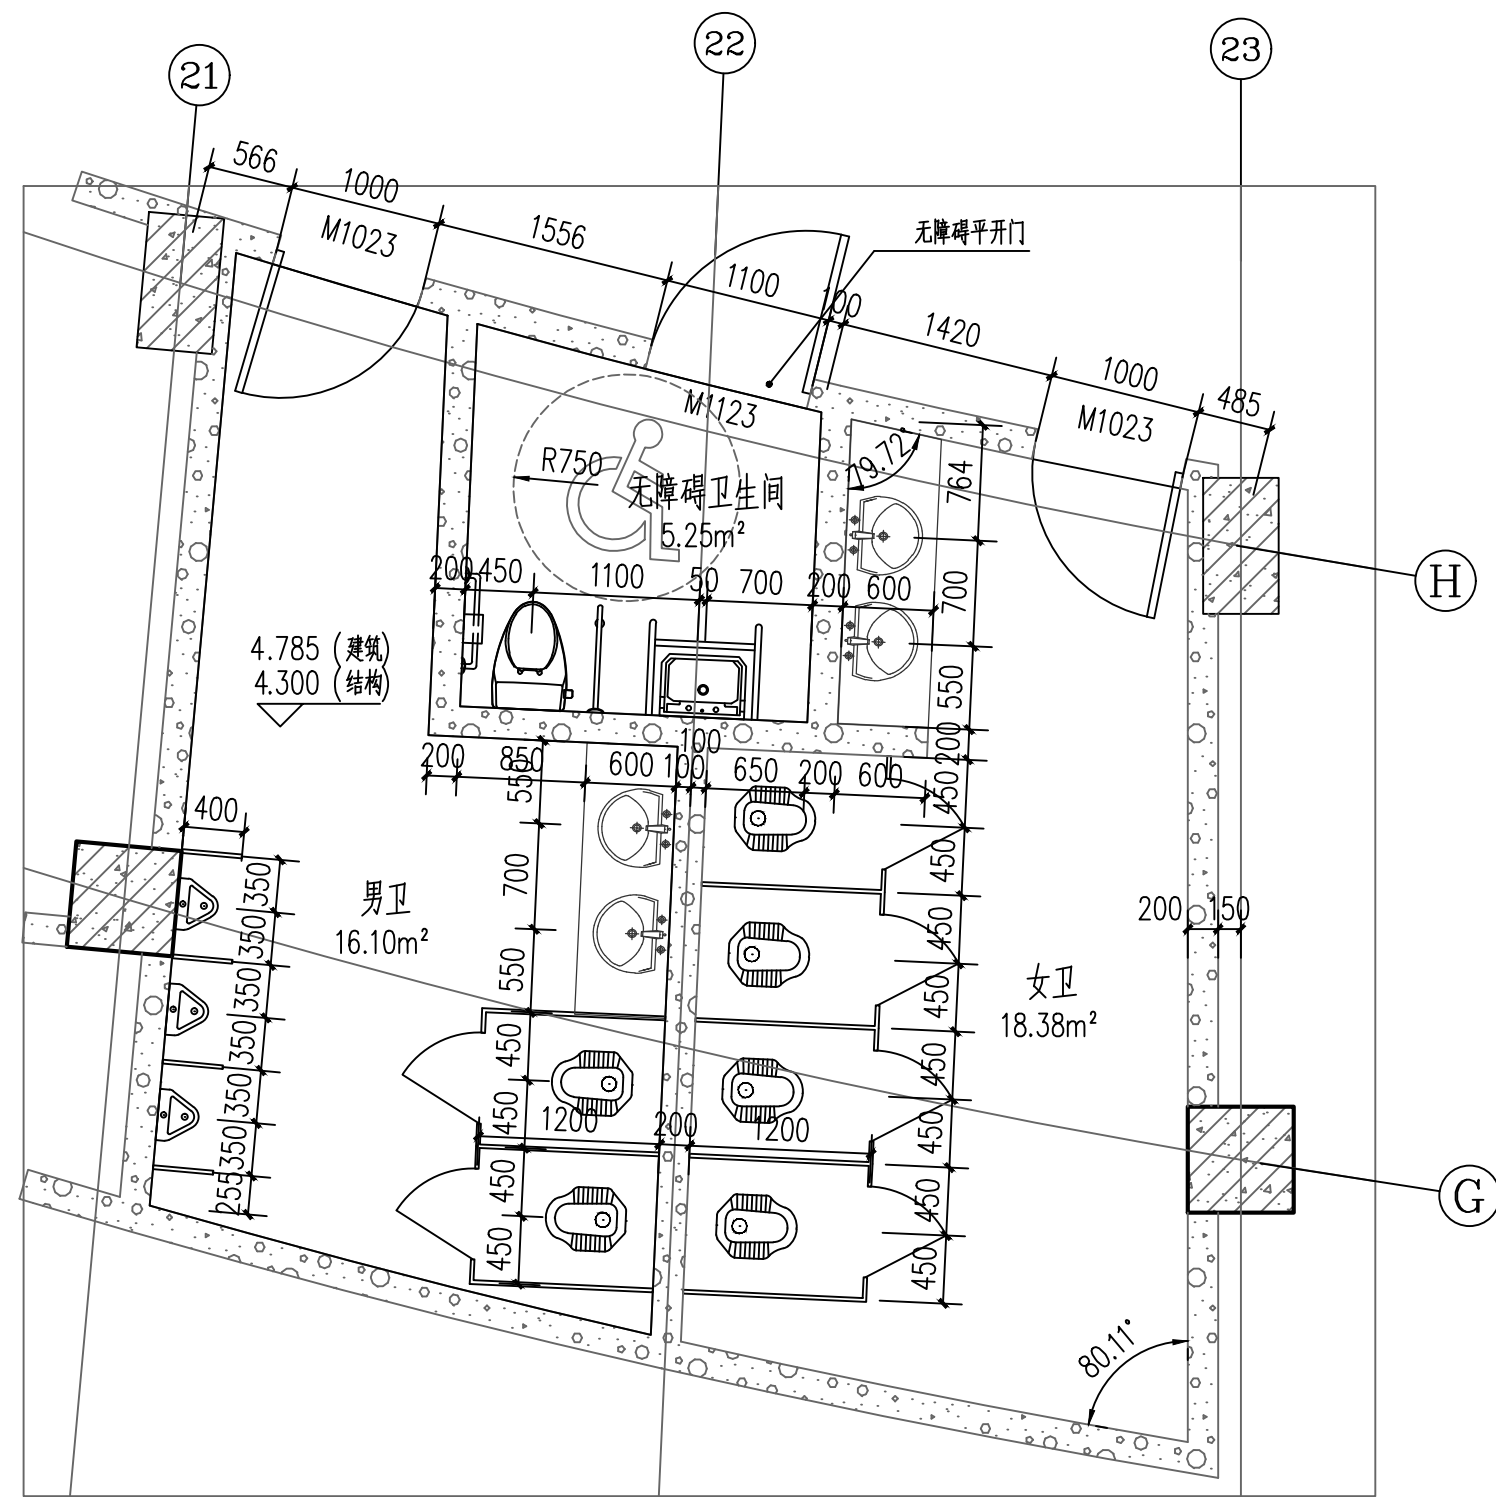


5#卫生间详图 1:50

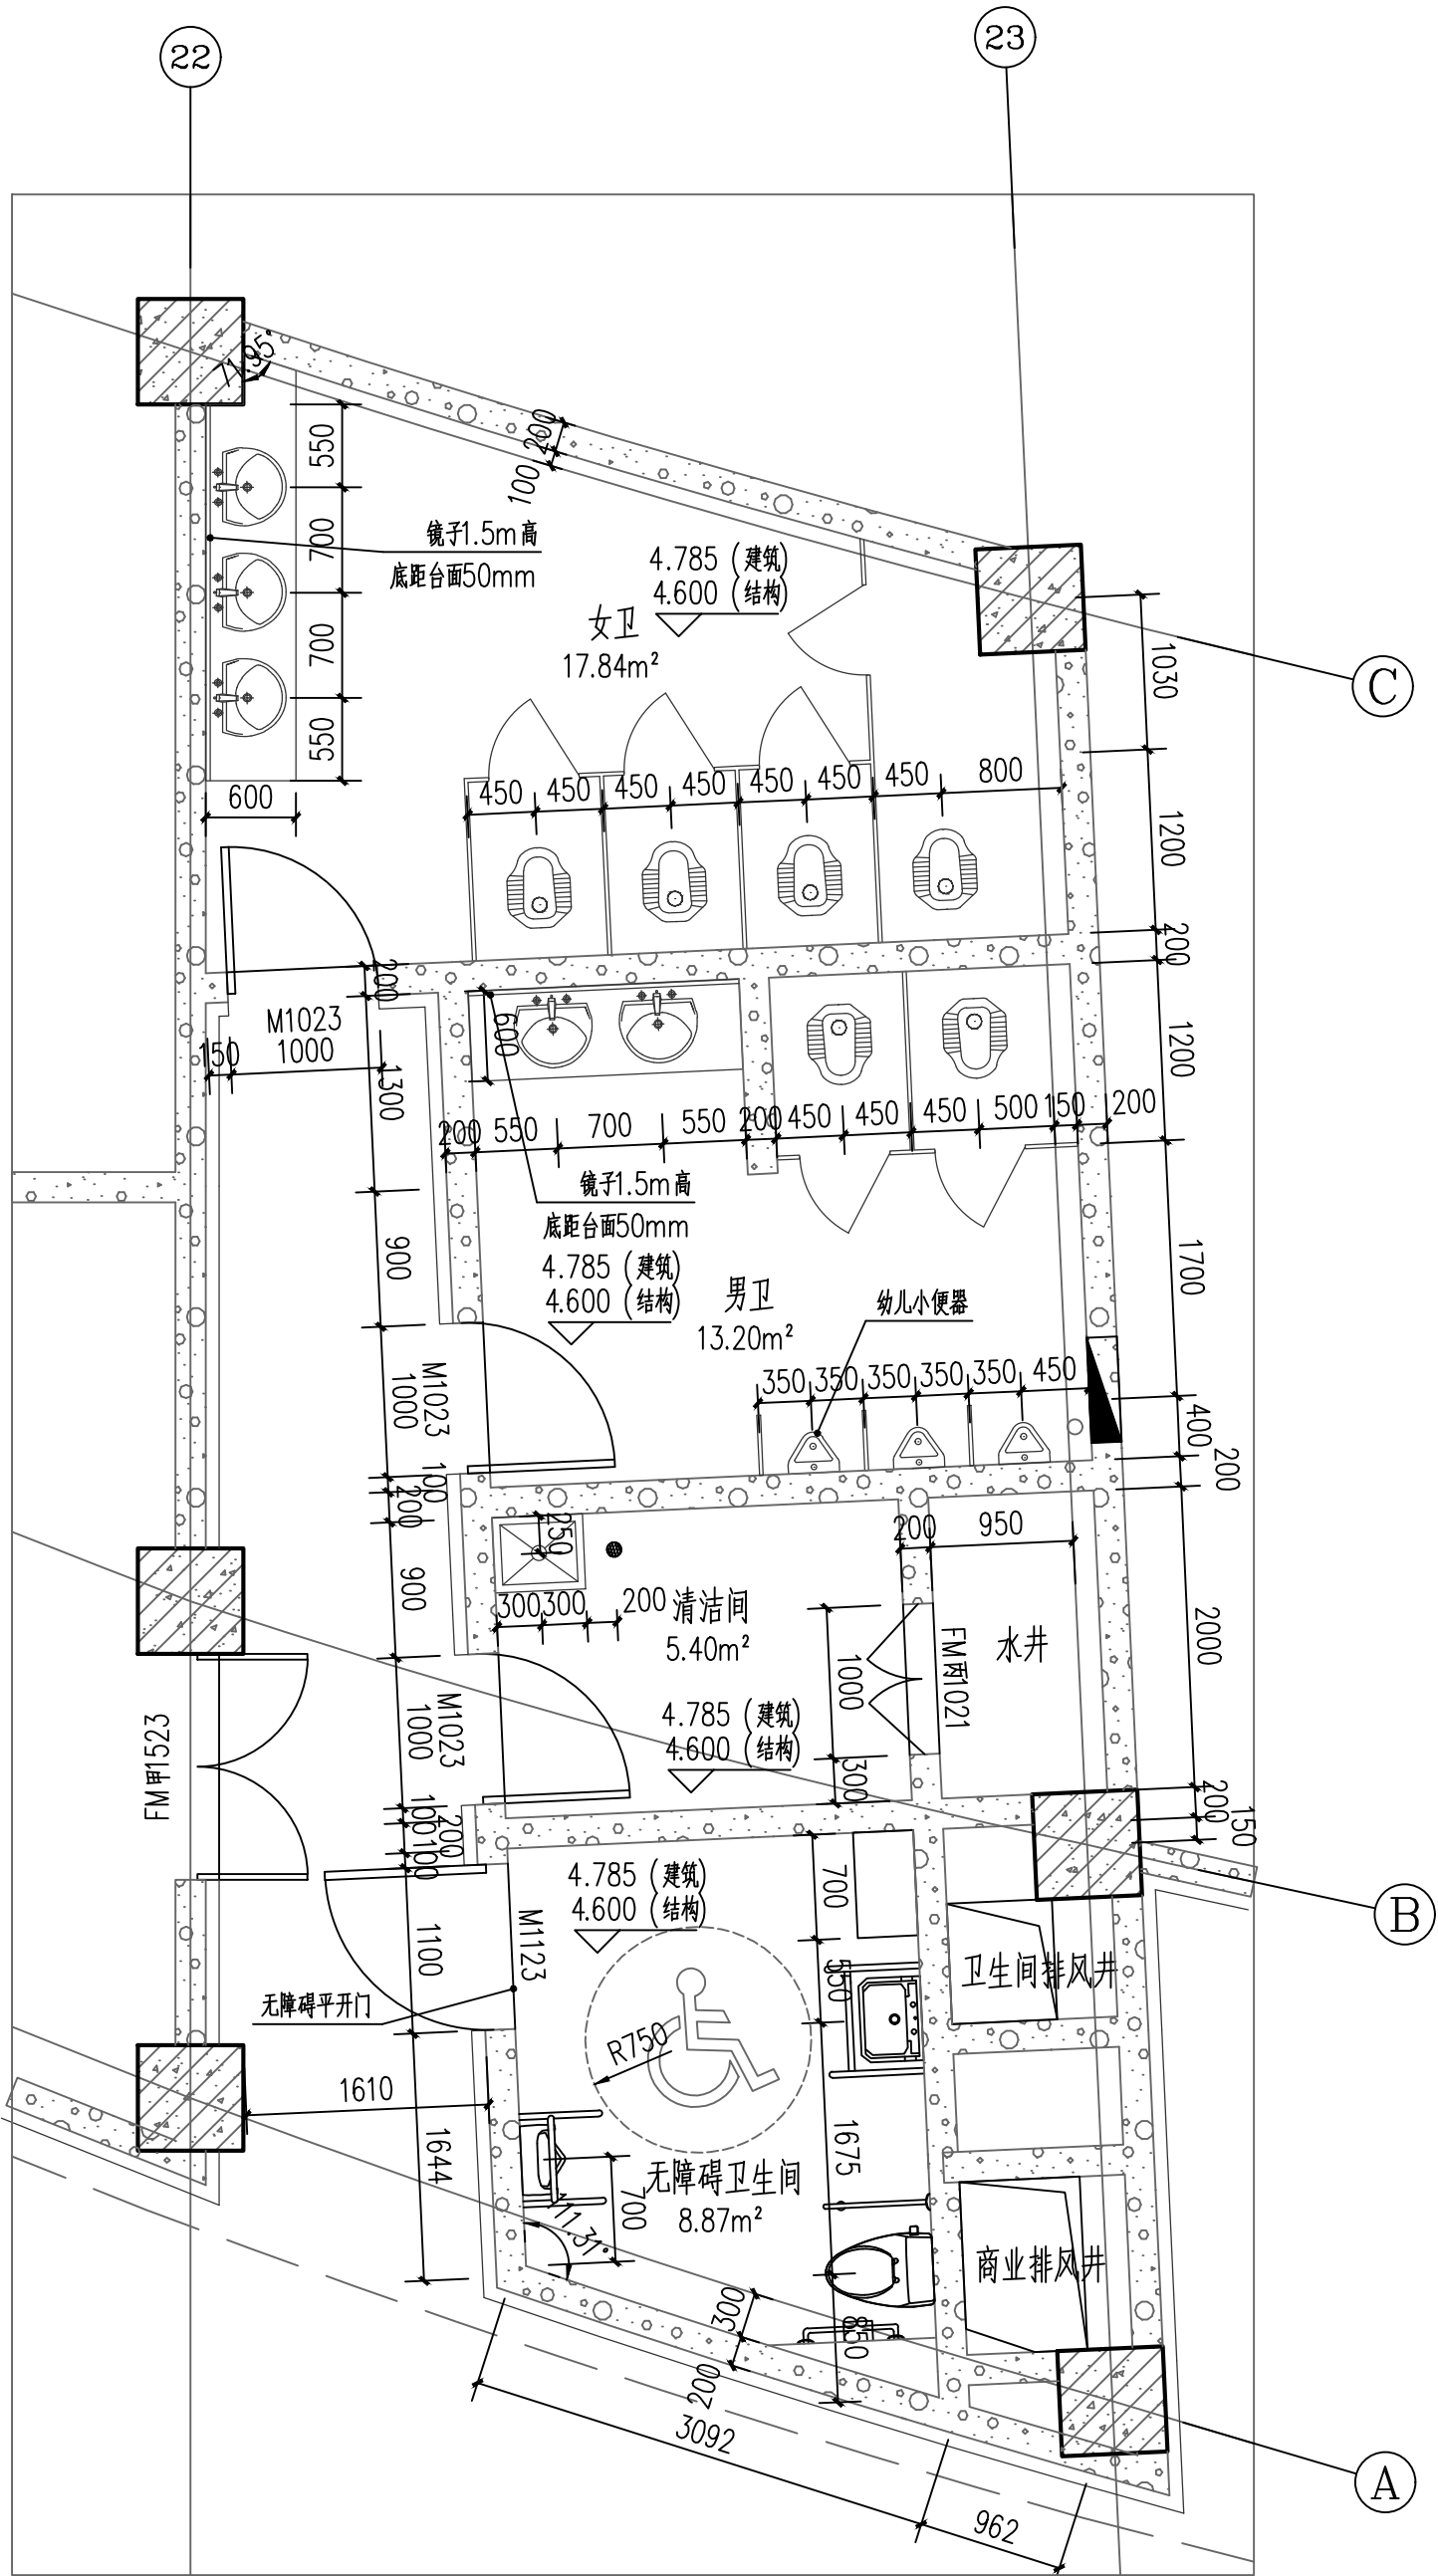

6#卫生间详图 1:50

2#卫生间与6#卫生间内部布置相同

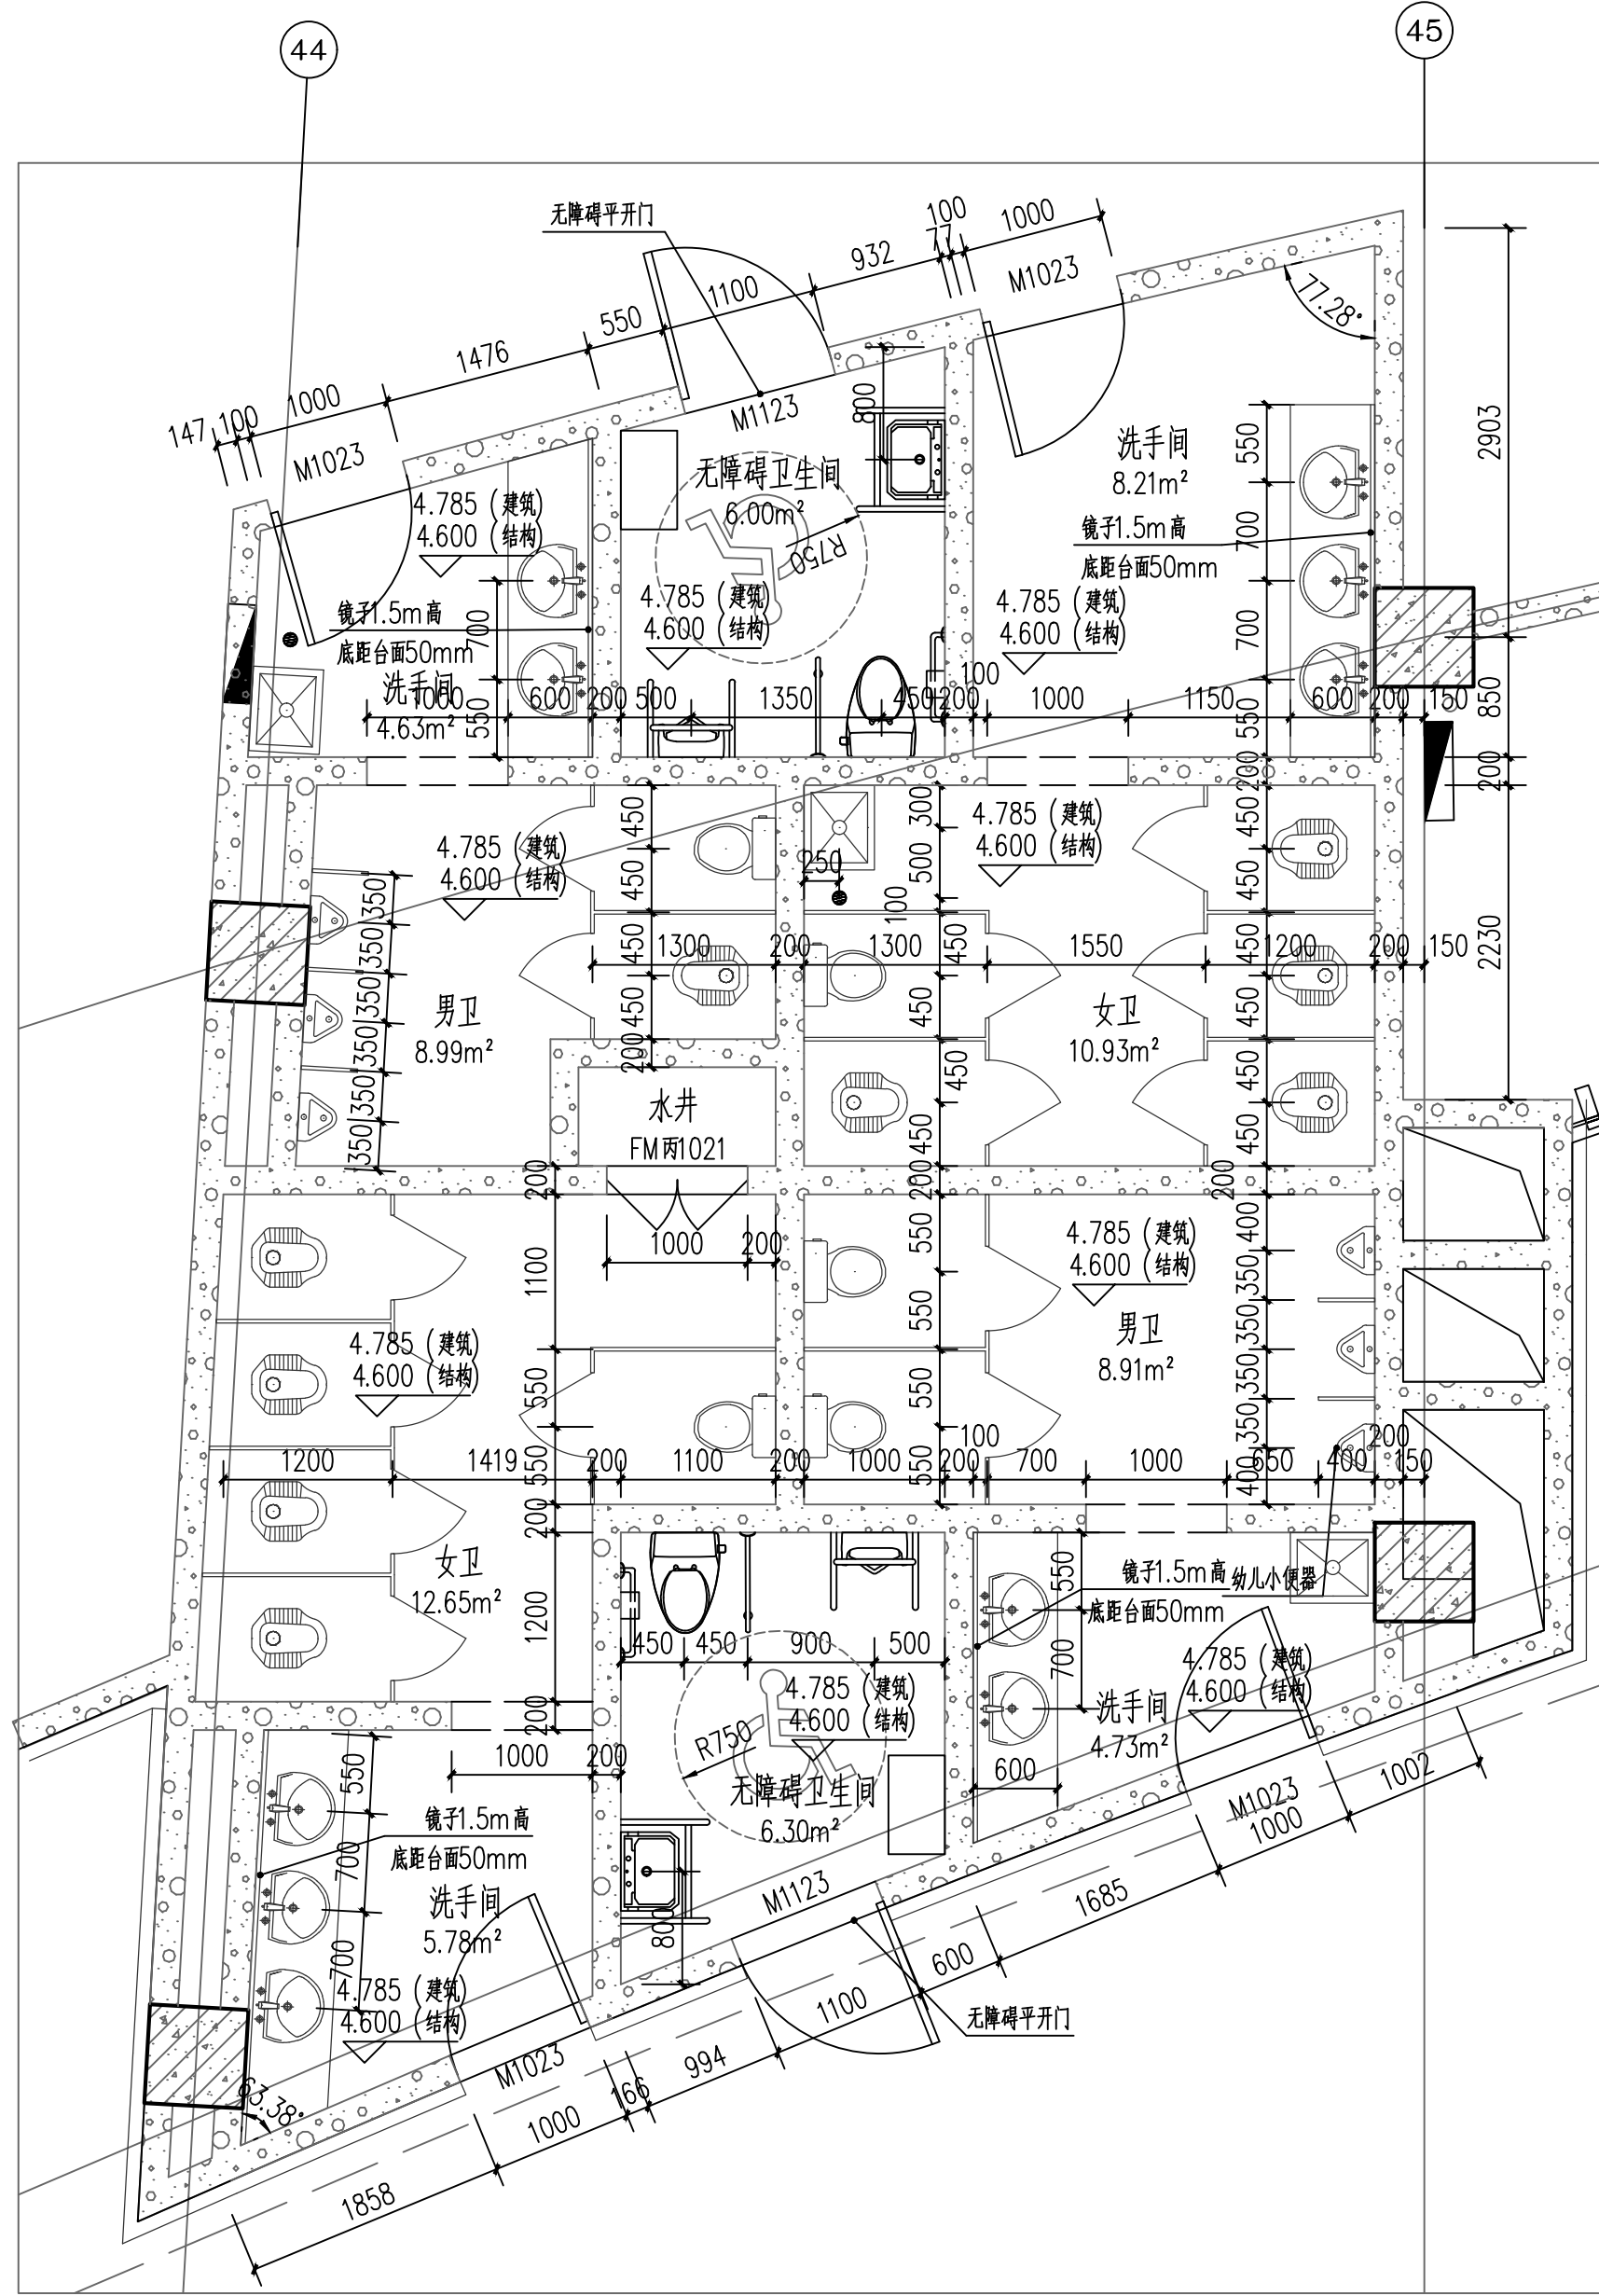

7#卫生间详图 1:50

做法说明参照图集《公共建筑卫生间》16J914-1:

1. 小便器安装做法参见 (图例), 隔断做法参见 (图例).
2. 坐便器安装做法参见 (图例), 隔断做法参见 (图例).
3. 蹲便器安装做法参见 (图例), 隔断做法参见 (图例).
4. 成品清洁池安装做法参见 (图例).
5. 地漏位置详见水施, 安装做法参见 (图例).
6. 洗手器、纸巾盒、皂液盒安装做法参见 (图例).
7. 洗手台安装做法参见 (图例).
8. 卫生间其他配件做法参见 (图例).

注:

1. 地漏详见水施图.
2. 卫生间标高均低于同层室内标高15mm.
3. 卫生间地面均向地漏找1%.
4. 卫生间墙体砌筑以建筑图为准, 内部洁具详见内装精详图.
5. 卫生间入口商差变化处, 斜坡过渡.
6. 非垂直关系墙体定位以墙中心为准.

会 签 栏		
专业	签字	日期
总图		
建筑		
结构		
室内		
暖通		
给排水		
电气		
动力		
照明		
声学		

签署区

本图在未取得与之一致的相关部门批准的批准文件之前, 仅供施工单位进行施工准备图参考使用, 不作为正式施工图。

建设单位

开封清园黄河文化开发有限公司

平面设计	KEY PLAN	工程名称	黄河悬河文化展示馆
子 项	SUB ITEM	PROJECT	商业街及观演建筑
设计号	PROJECT NO.	设计号	JZ2022-2-08
图 号	DWG. NO.	图 号	建施-401
比 例	SCALE	比 例	1:50
日 期	DATE	日 期	2024.07
图 名	TITLE	图 名	卫生间详图

项目负责人	曾筠	谢江华	曾筠
专业负责人	DISCIPLINE CHIEF	谢江华	曾筠
设计制图人	DRAWING DESIGNER	段 燕	段 燕
校 对	CHECKED BY	谢江华	曾筠
审核	VERIFIED BY	凌晓彤	凌晓彤
审 定	APPROVED BY	曾 筠	曾筠

中设国际(北京)建筑设计研究院有限公司
DESIGN INSTITUTE OF CHINA
设计证书号: A111013795
本图纸版权归本院所有, 不得用于本工程以外范围
This drawing & design are copyright and no portion may be reproduced without the written permission of the O&D.